



**DEFINIZIONE STATO ATTUALE
PIANTA PIANO SEMINTERRATO
SCALA 1:100**

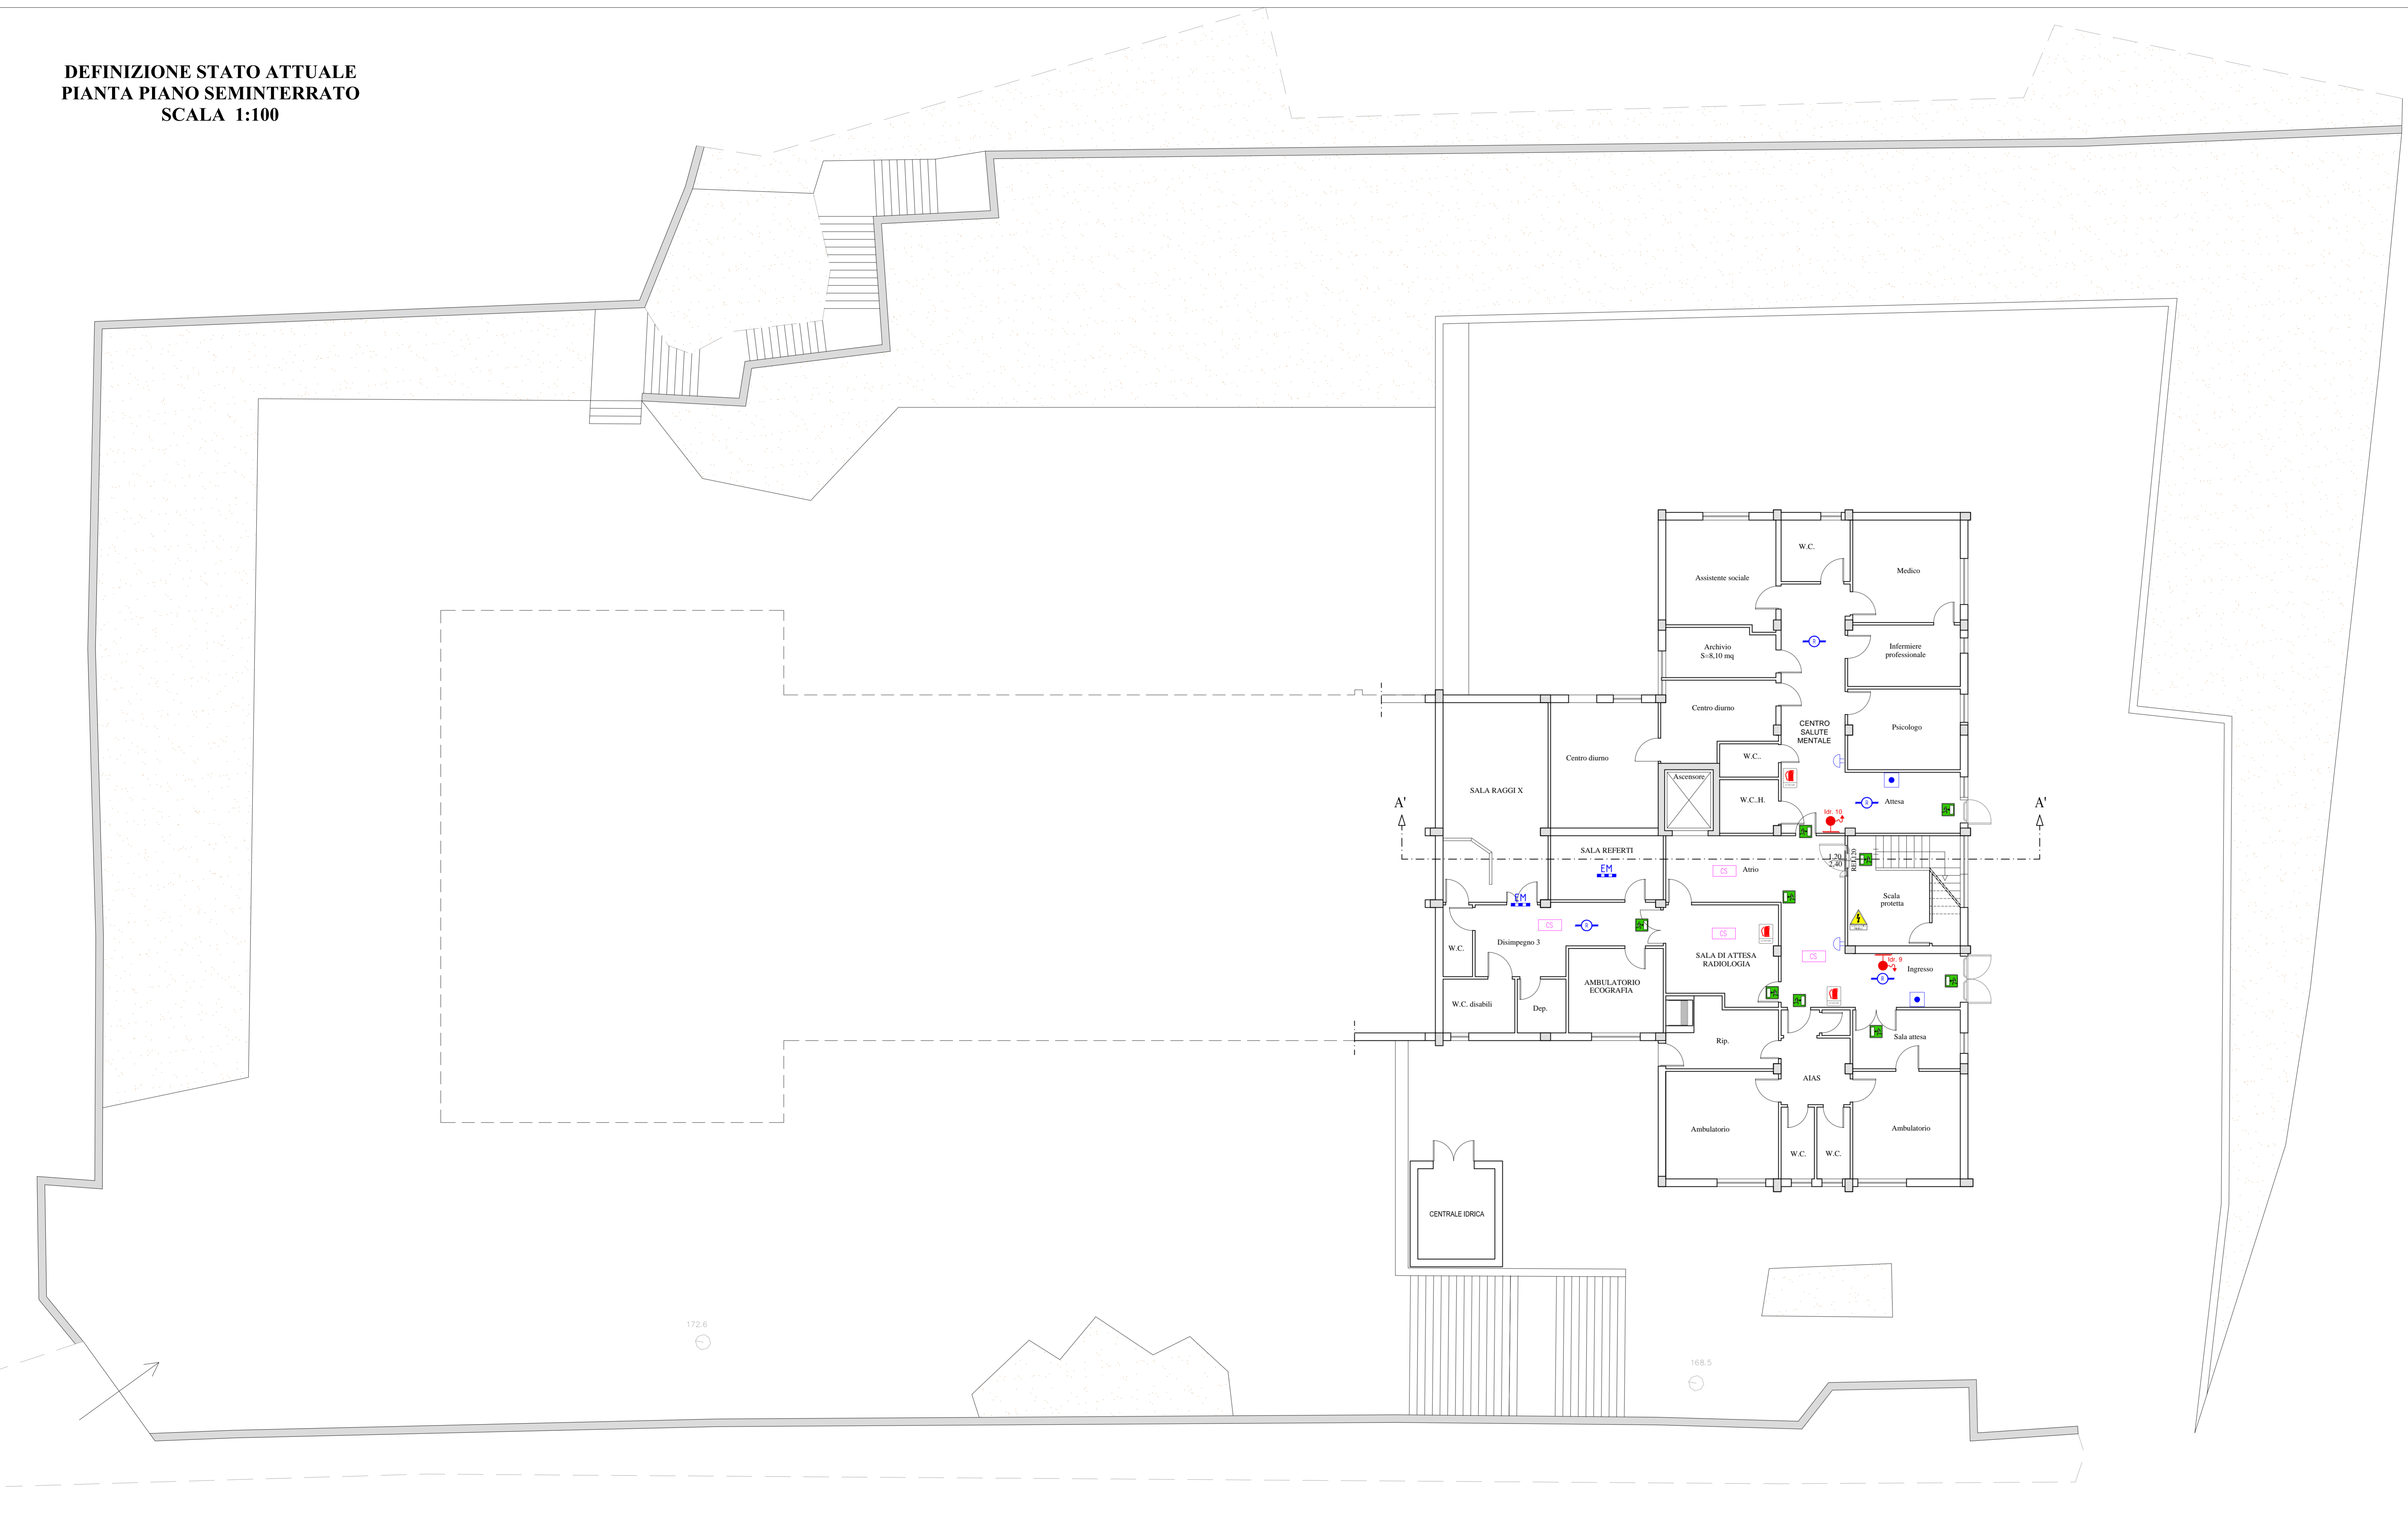

LEGENDA			
SIMBOLO	DESCRIZIONE	SIMBOLO	DESCRIZIONE
	Gruppo di misura (Contatore EneC)		Porta con maniglione antipanico
	Quadro Elettrico		Porta tagliafuoco REI 120/60/30
	Rilevatore di fumo		Cartello uscita di sicurezza
	Estintore a polvere cap. 6Kg - 34A 144B C		Cartello Pronto soccorso
	Pulsante di allarme incendi		Telefono d'emergenza
	Luce di emergenza		Segnale sonoro di allarme
	Segnale sonoro di allarme		Pulsante di sblocco Quadro elettrico
	Pulsante di sblocco Quadro elettrico		Centrale rivelazione incendi
	Centrale rivelazione incendi		Controsoffitto



ASP
AGRIGENTO
AZIENDA SANITARIA PROVINCIALE

SERVIZIO SANITARIO NAZIONALE - REGIONE SICILIA
Azienda Sanitaria Provinciale di Agrigento
Viale della Vittoria 321, 92100 Agrigento

OGGETTO:


**PROGETTO DI ADEGUAMENTO ANTINCENDIO DEL
POLIAMBULATORIO DI PALMA DI MONTECHIARO SITO
IN VIA MACCACARO, S.N.
PARERE ANTINCENDIO N. 11685
ATTIVITA' N. 68.4.B DEL D.P.R. 151/2011**

PROGETTO ESECUTIVO

TAVOLA:	TITOLO ELABORATO:
3.1	DEFINIZIONE STATO ATTUALE PIANTA PIANO SEMINTERRATO
Nome file:	3.1 - Stato attuale - Piano seminterrato.dwg
Scala:	1:100

B	EMMISSIONE	FEBBRAIO 2019			
REV.	DESCRIZIONE	DATA	VERIFICATO	CONTROLLATO	APPROVATO

Il Progettista: _____ Il RUP: _____ Il R.T.S.A.: _____



Alfonso
Coltura

GEOM. CALOGERO CAPRARO

ING. ALESSANDRO DINDOLFO

Visti ed approvazioni: