


**DEFINIZIONE STATO ATTUALE**  
**PIANTA PIANO PRIMO**  
**SCALA 1:100**



LEGENDA			
SIMBOLO	DESCRIZIONE	SIMBOLO	DESCRIZIONE
	Gruppo di misura (Contatore Enel)		Porta con maniglione antipanico
	Quadro Elettrico		Porta tagliafuoco REI 120/60/30
	Rilevatore di fumo		Cartello uscita di sicurezza
	Estintore a polvere cap. 6Kg - 34A 144B C		Cartello Pronto soccorso
	Pulsante di allarme incendi		Telefono d'emergenza
	Luce di emergenza		Controsoffitto
	Segnale sonoro di allarme		
	Pulsante di sblocco Quadro elettrico		
	Centrale rivelazione incendi		

**DEFINIZIONE STATO ATTUALE**  
**PIANTA COPERTURA**  
**SCALA 1:100**

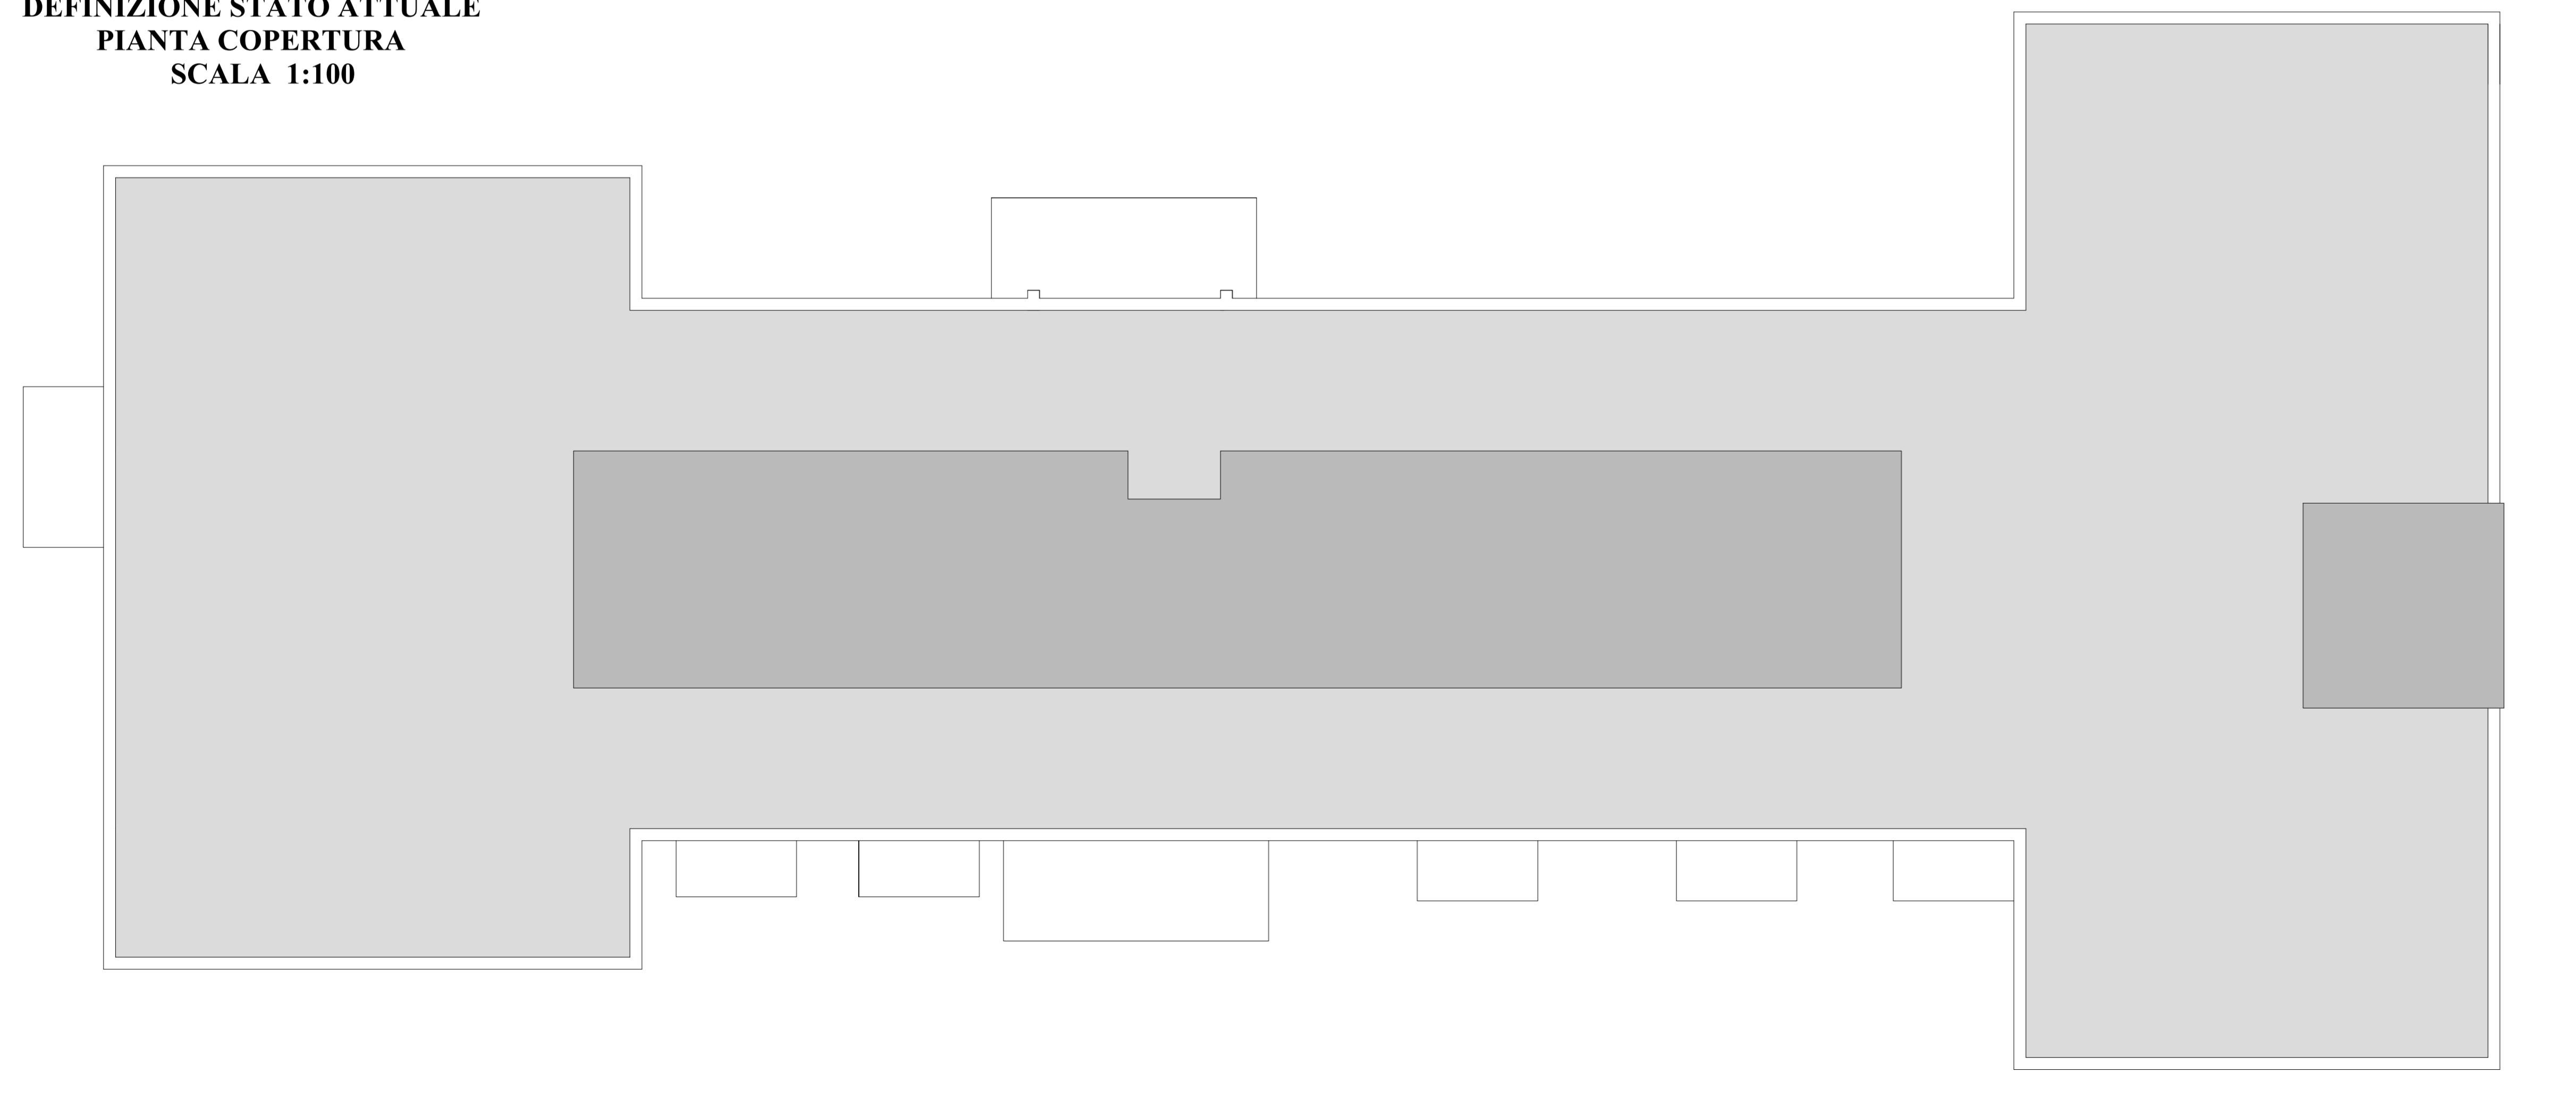



**SERVIZIO SANITARIO NAZIONALE - REGIONE SICILIA**  
**Azienda Sanitaria Provinciale di Agrigento**  
Viale della Vittoria 321, 92100 Agrigento

**OGGETTO:**

**PROGETTO DI ADEGUAMENTO ANTINCENDIO DEL  
POLIAMBULATORIO DI PALMA DI MONTECHIARO SITO  
IN VIA MACCACARO, S.N.  
PARERE ANTINCENDIO N. 11685  
ATTIVITA' N. 68.4.B DEL D.P.R. 151/2011**

**PROGETTO ESECUTIVO**

TAVOLA:	TITOLO ELABORATO:		
3.3	<b>DEFINIZIONE STATO ATTUALE PIANTA PIANO PRIMO E COPERTURA</b>		
Nome file:	3.3 - Stato attuale - Piano primo e copertura.dwg	Scala:	1:100

B	EMISSIONE	FEBBRAIO 2019			
A	DESCRIZIONE	DATA	VERIFICATO	CONTROLLATO	APPROVATO
REV.					

Il Progettista:  Il RUP: **GEOM. CALOGERO CAPRARO** Il R.T.S.A.: **ING. ALESSANDRO DINOLFO**

Visti ed approvazioni: