


**INTERVENTI EDILIZI  
PIANTA PIANO SEMINTERRATO  
SCALA 1:100**

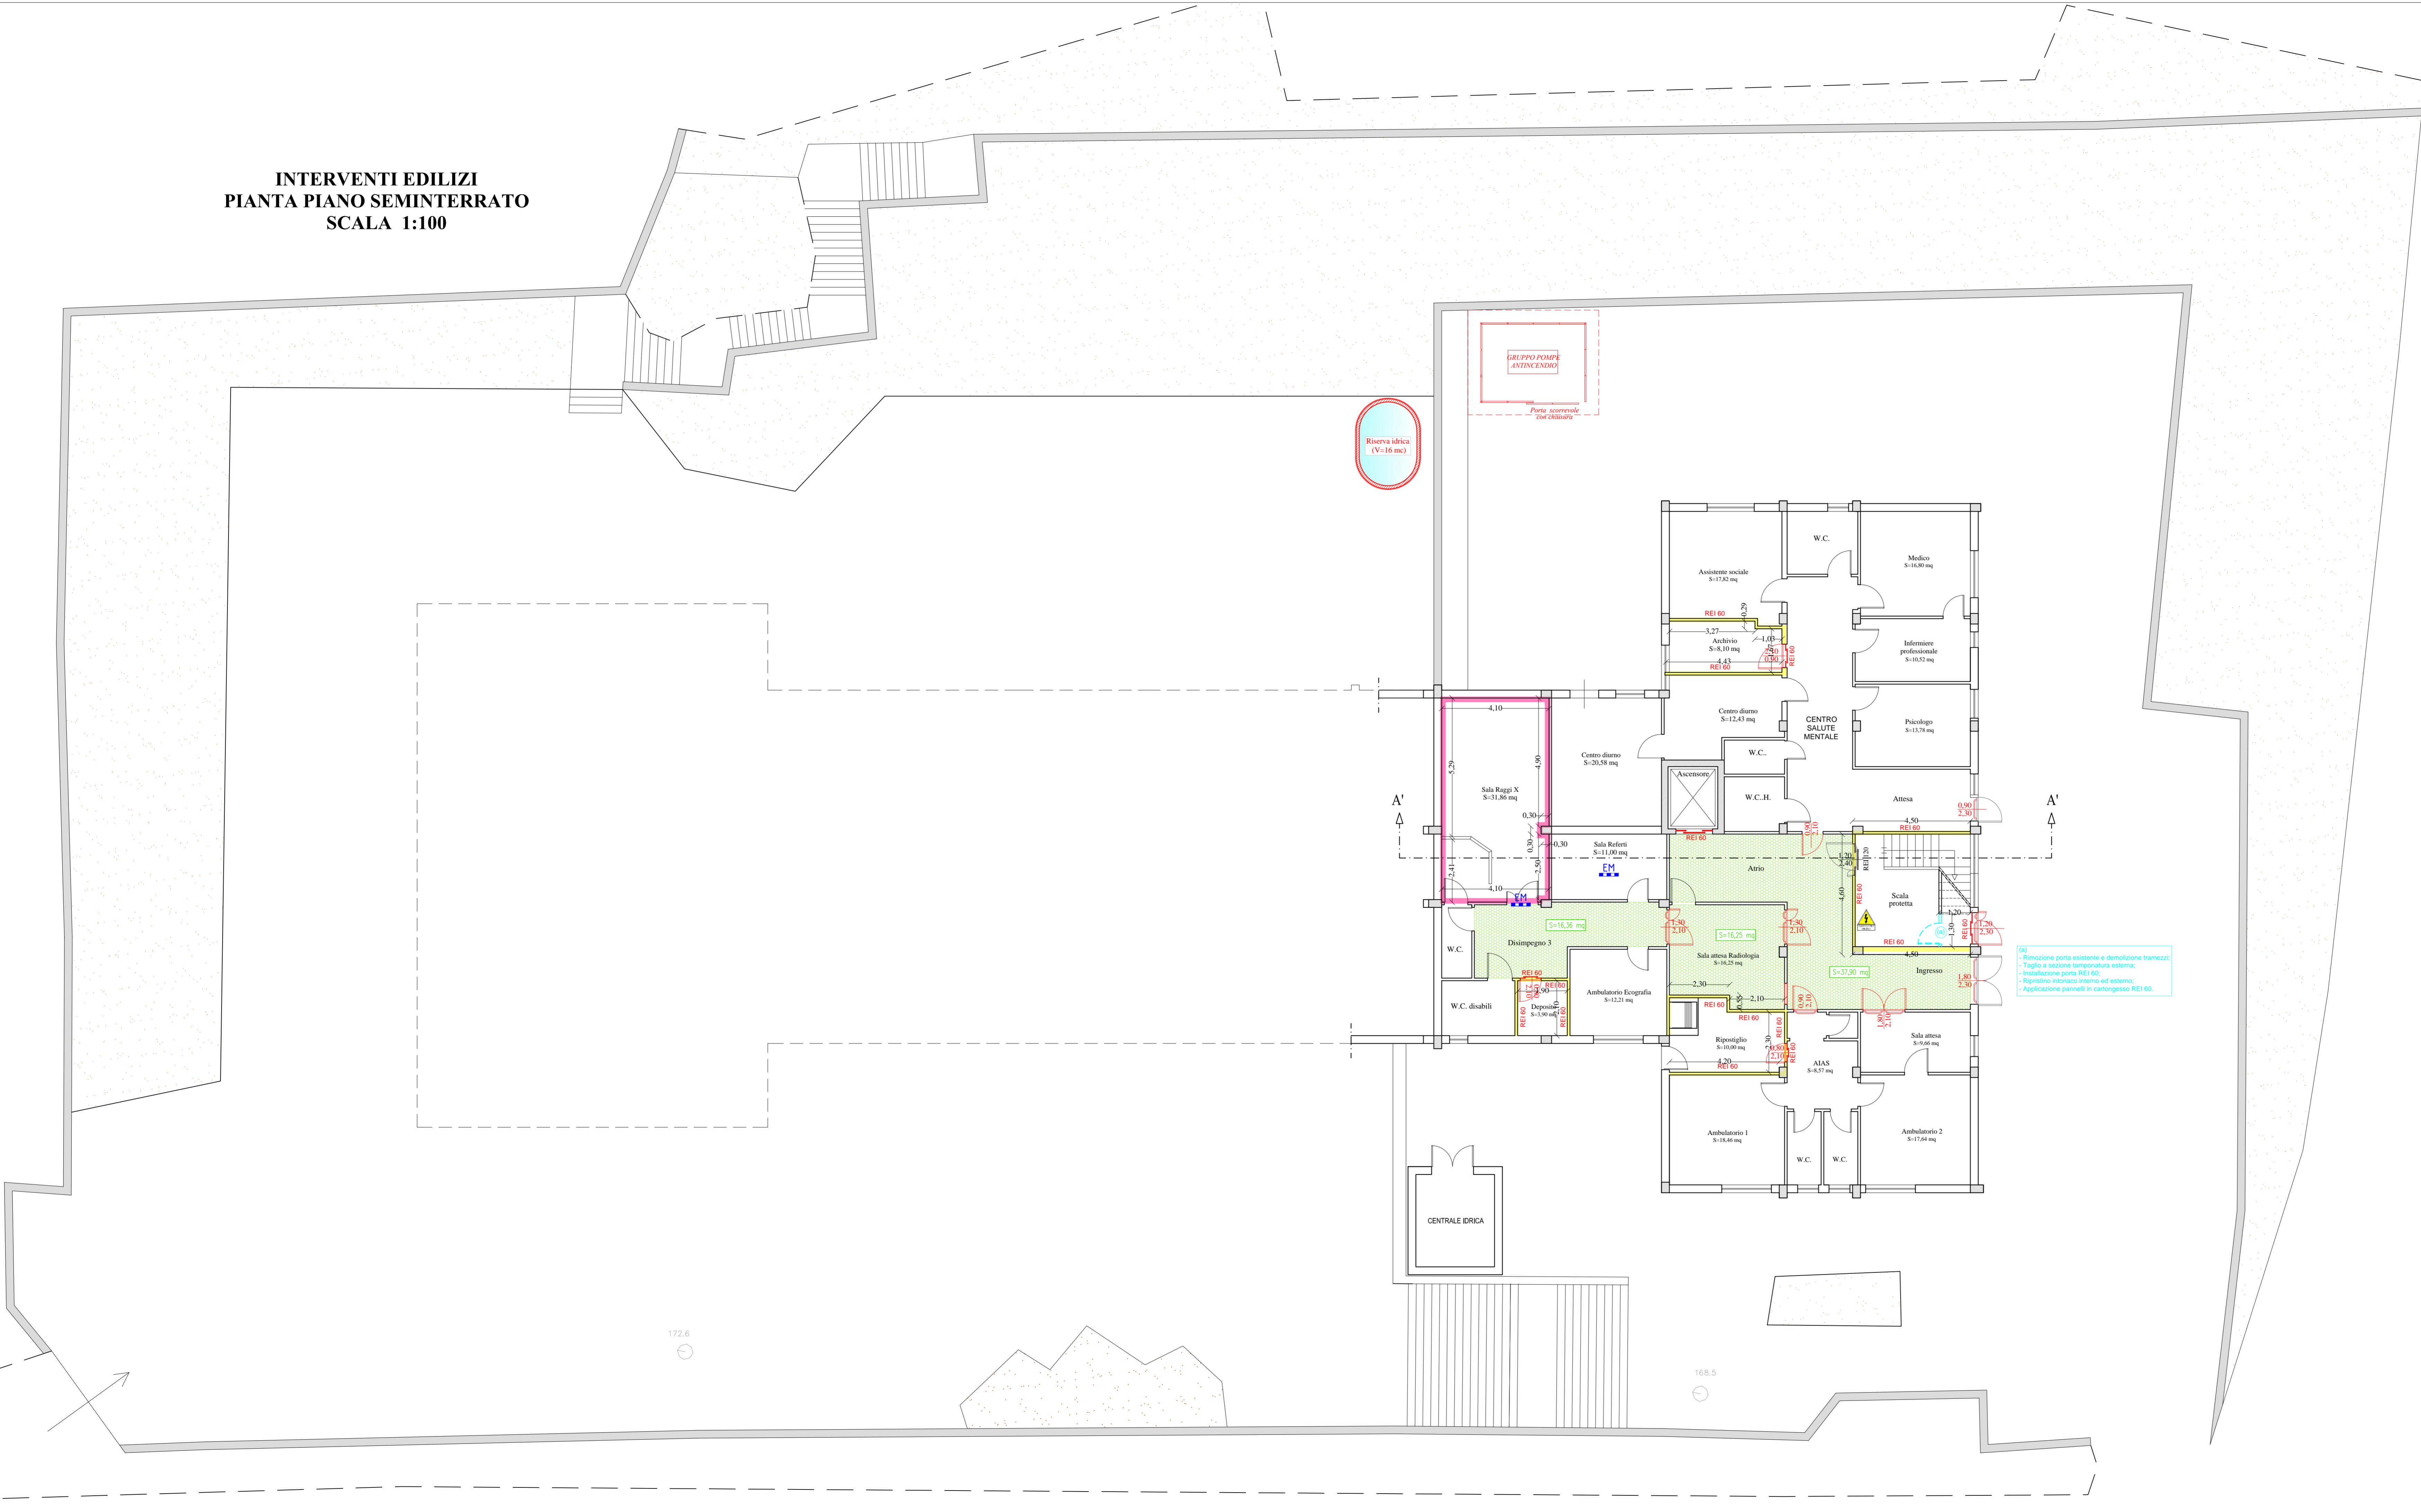

LEGENDA	
OPERE ESISTENTI	
SIMBOLO	DESCRIZIONE
[Symbol]	Pulsante di allarme incendi
[Symbol]	Luce di emergenza
[Symbol]	Porta con maniglione antipanico
[Symbol]	Porta tagliafuoco REI 120/60/30
[Symbol]	Cartello uscita di sicurezza
INTERVENTI IN PROGETTO	
[Symbol]	Opere murarie
[Symbol]	Rivestimento con lastre ignifughe (EI 60)
[Symbol]	Porta tagliafuoco REI 120/60/30
[Symbol]	Porta con maniglione antipanico
[Symbol]	Rivestimento e/o controsoffitto di classe A0
[Symbol]	Rivestimento e/o controsoffitto di classe A1




**SERVIZIO SANITARIO NAZIONALE - REGIONE SICILIA**  
**Azienda Sanitaria Provinciale di Agrigento**  
 Viale della Vittoria 321, 92100 Agrigento

**OGGETTO:**  
 PROGETTO DI ADEGUAMENTO ANTINCENDIO DEL  
 POLIAMBULATORIO DI PALMA DI MONTECHIARO SITO  
 IN VIA MACCACCARO, S.N.  
 PARERE ANTINCENDIO N. 11685  
 ATTIVITA' N. 68.4.B DEL D.P.R. 151/2011

**PROGETTO ESECUTIVO**

TAVOLA:	TITOLO ELABORATO:
5.1	<b>INTERVENTI EDILIZI PIANTA PIANO SEMINTERRATO</b>
Nome file:	Scala:
5.1 - Interventi edilizi - Piano seminterrato.dwg	1:100

B	EMISSIONE	FEBBRAIO 2019			
A	DESCRIZIONE	DATA	VERIFICATO	CONTROLLATO	APPROVATO

Il Progettista:  Il RUP: GEOM. CALOGERO CAPRARO Il R.T.S.A.: ING. ALESSANDRO DINOLOFO

Visti ed approvazioni: