


**IMPIANTO IDRANTI
PIANTA PIANO PRIMO
SCALA 1:100**



LEGENDA	
	Attacco motopompa V.V.F. UNI 70
	Idrante UNI 45 a parete esistente (con manichetta e lancia)
	Saracinesca manuale
	Valvola di non ritorno
	Misure di pressione a inserzione
	Tubazione rete antincendio interrata DN 75 Pead PN 16
	Tubazione rete antincendio aerea DN 65 Acciaio
	Tubazione rete antincendio aerea DN 50 Acciaio
	Tubazione rete antincendio aerea DN 40 Acciaio
	Tubazione rete antincendio esistente sottotraccia DN 40 Acciaio
	Tubazione alimentazione riserva idrica interrata DN 25 Pead PN 16
	Montanti idriche
	Distanza copertura idrante (regola del filo teso)
	Cartello idrante
	Cartello attacco motopompa
	Distanza geometrica copertura idrante (20 m)

**IMPIANTO IDRANTI
PIANTA COPERTURA
SCALA 1:100**

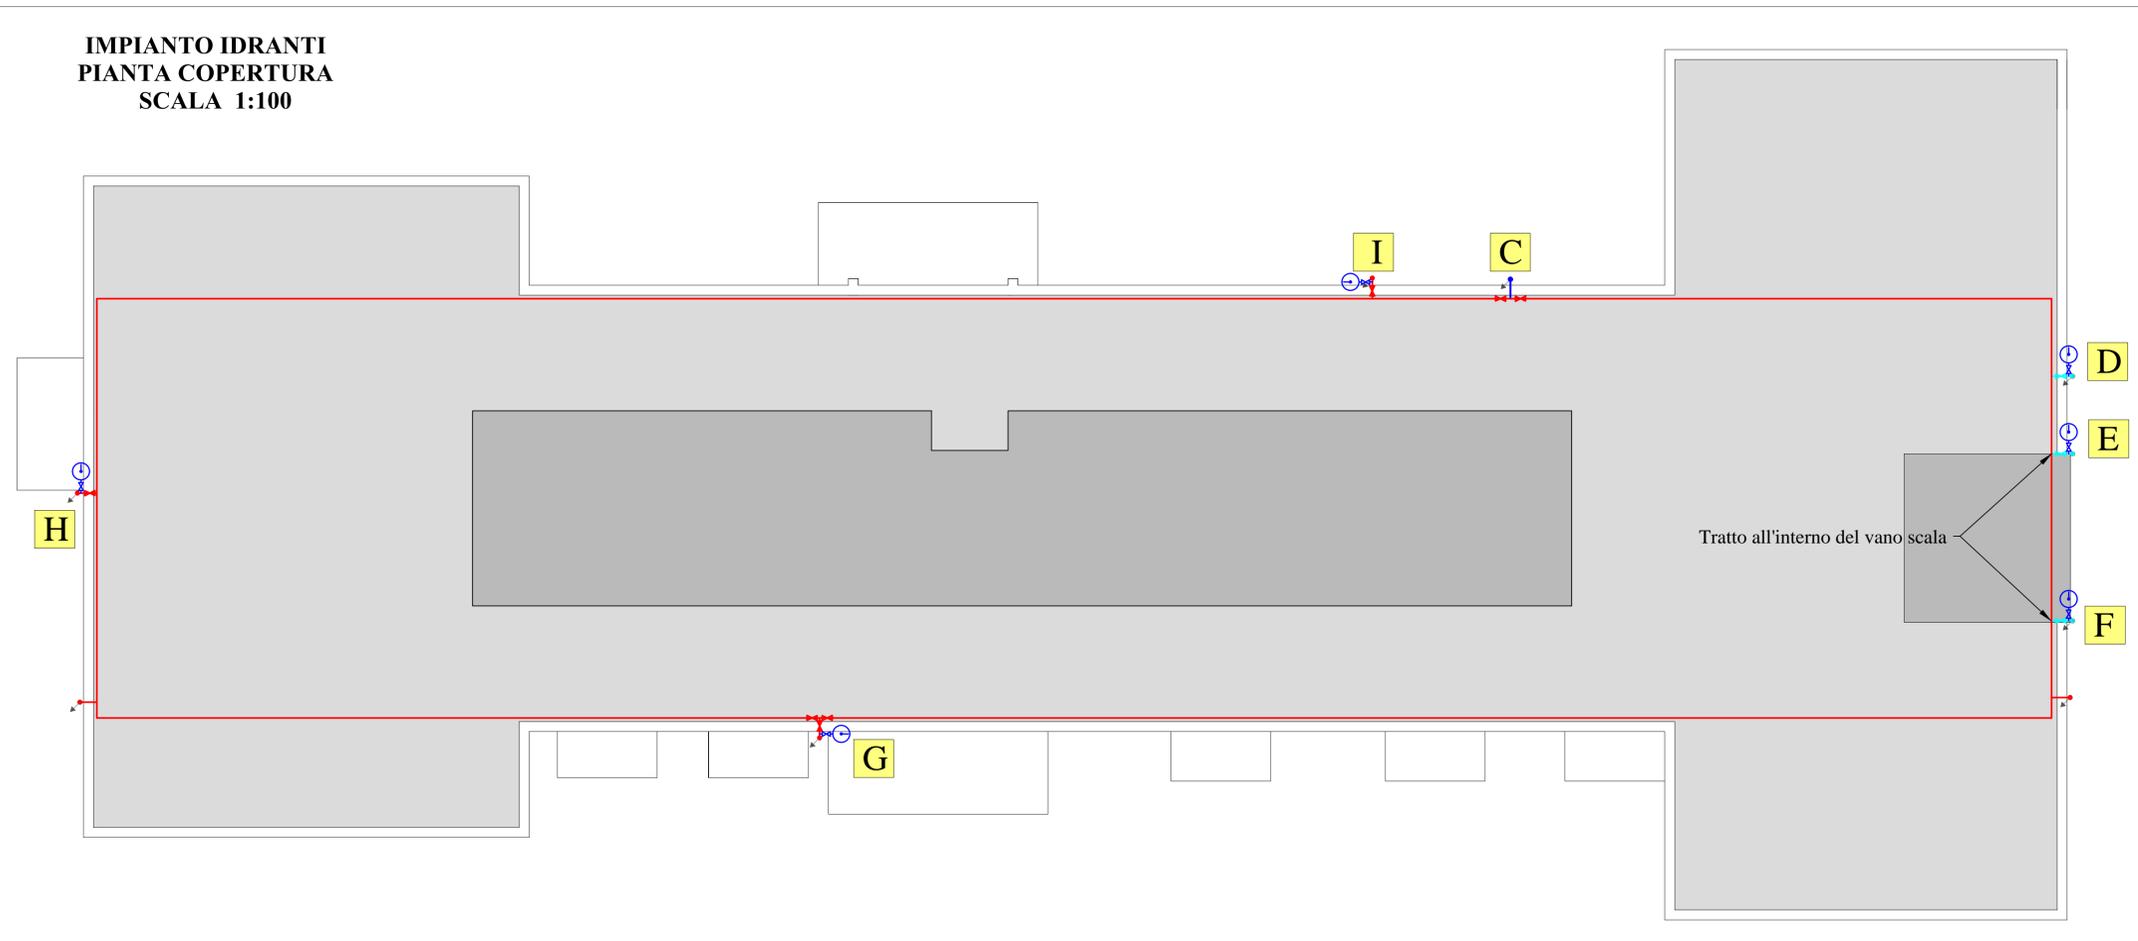



ASP AGRIGENTO
AZIENDA SANITARIA PROVINCIALE

SERVIZIO SANITARIO NAZIONALE - REGIONE SICILIA
Azienda Sanitaria Provinciale di Agrigento
Viale della Vittoria 321, 92100 Agrigento

OGGETTO:

**PROGETTO DI ADEGUAMENTO ANTINCENDIO DEL
POLIAMBULATORIO DI PALMA DI MONTECHIARO SITO
IN VIA MACCACARO, S.N.
PARERE ANTINCENDIO N. 11685
ATTIVITA' N. 68.4.B DEL D.P.R. 151/2011**

PROGETTO ESECUTIVO

TAVOLA:	TITOLO ELABORATO:
6.1.3	IMPIANTO IDRANTI PIANTA PIANO PRIMO E COPERTURA
Nome file:	6.1.3 - Impianto idranti - Piano primo e copertura.dwg
Scala:	1:100

B	EMISSIONE	DATA	VERIFICATO	CONTROLLATO	APPROVATO
A		FEBBRAIO 2019			
REV.	DESCRIZIONE				

Il Progettista: _____ Il RUP: **GEOM. CALOGERO CAPRARO** Il R.T.S.A.: **ING. ALESSANDRO DINOLFO**



Collura

Visti ed approvazioni: